


PŮDORYS 1.PP, – 3,30 m

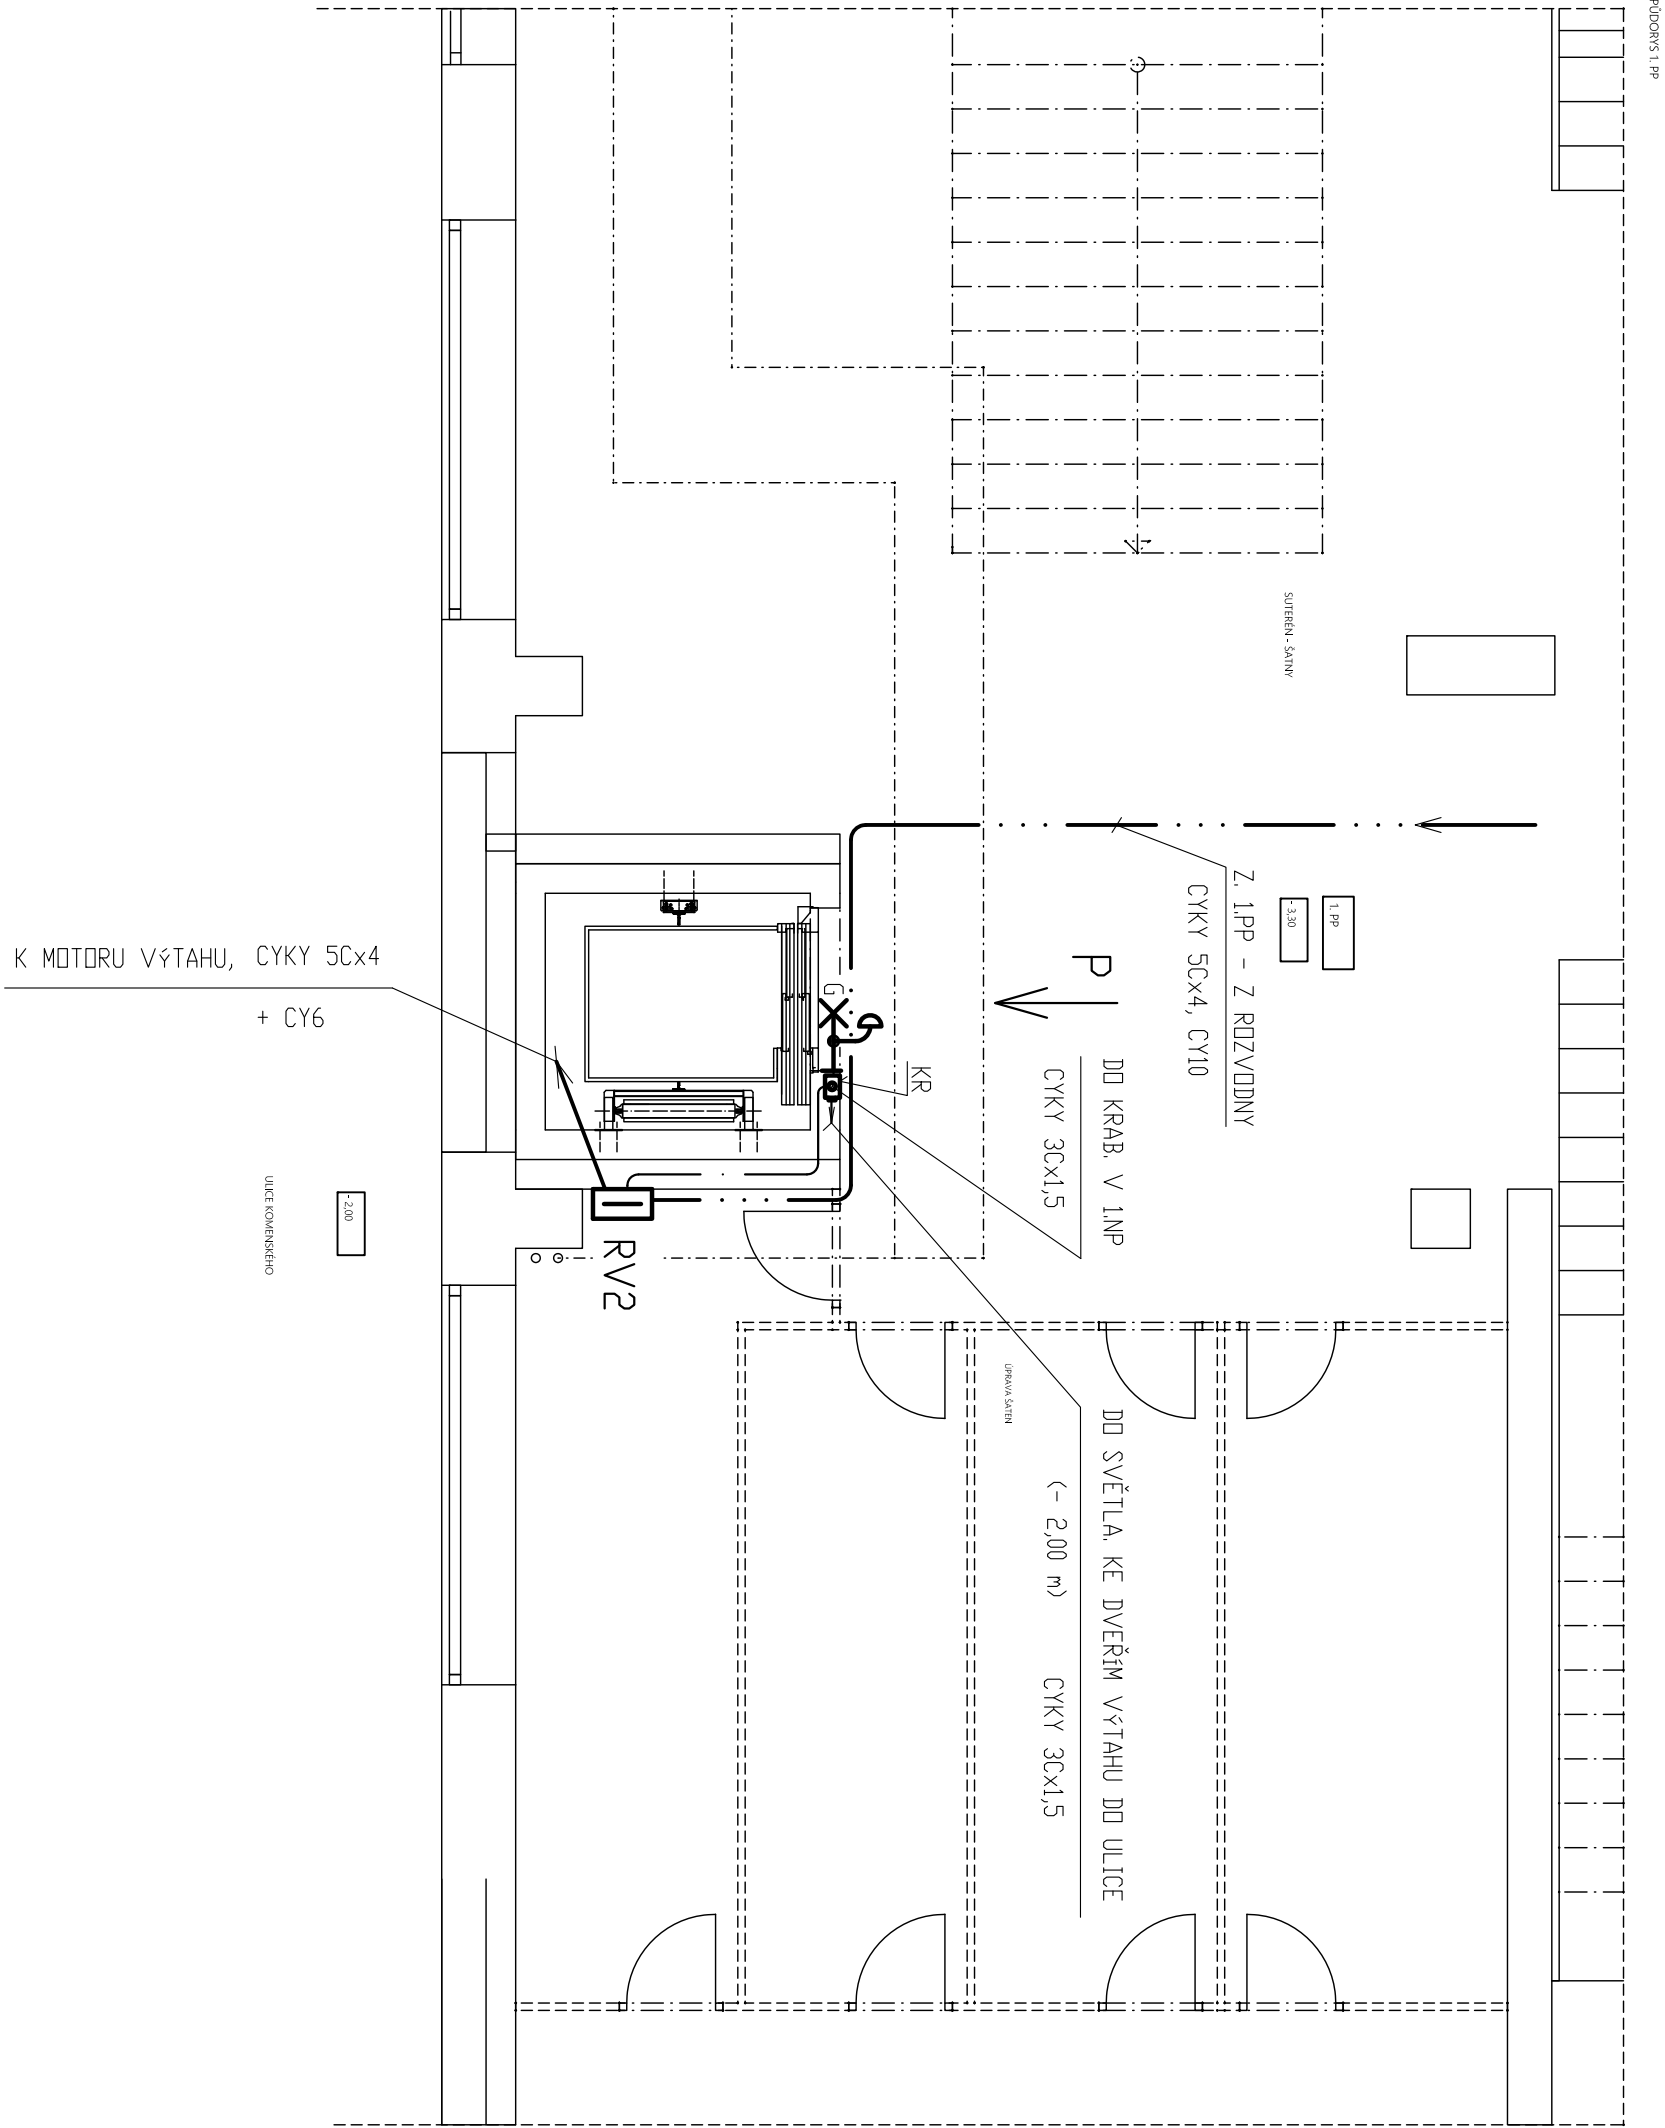

VYPRACOVAL:	Ing. J. Reiningger, Baldovská 101, Domažlice	OBEC:	DOMAŽLICE
ZODPOVĚDNÝ PROJEKTANT:	Ing. Z. Wolf, Hradská 79, Domažlice	KRAJ:	PLZEŇSKÝ
INVESTOR:	Město Domažlice, Náměstí Míru 1, 344 01 Domažlice	STUPEŇ:	
AKCE: DOMAŽLICE ZŠ KOMENSKÉHO 17 PARCELNÍ ČÍSLO ST. 499/1, 502/1, 538 bezbariérové úpravy školy, a vybud. nových učeben	DATUM:		01/2017
	FORMÁT:		
	ZAK. ČÍSLO:		57/2016
OBSAH: ELEKTROINSTALACE VÝTAHU 2 - 1.PP, -3,30 m	MĚŘÍTKO: 1:50	ČÍSLO VÝKRESU: 77	