


VÝPIS SVÍTIDEL:

- S1** STROPNÍ SVÍTIDLO PRÍSAZENÉ - LED - KULATÉ - PRŮMĚR MIN. 340 MM, ČERNÝ RÁM (NAPŘ. EGO - LED STROPNÍ SVÍTIDLO LED/16,8W/230V - ČERNÉ)
- S1.K** STROPNÍ SVÍTIDLO PRÍSAZENÉ - KOUPELNÉ - LED - KULATÉ - PRŮMĚR MIN. 280 MM, ČERNÝ RÁM (NAPŘ. EGO - LED KOUPELNÉ STROPNÍ SVÍTIDLO LED/20W/230V - IP44 - ČERNÉ)
- S1.V** STROPNÍ SVÍTIDLO PRÍSAZENÉ - VENKOVNÍ - LED - KULATÉ - PRŮMĚR MIN. 260 MM, ČERNÝ NEBO ANTRACITOVÝ RÁM (NAPŘ. REDO 90155 - LED VENKOVNÍ STROPNÍ SVÍTIDLO PONZA 1xLED/16W/230V - IP65 - ANTRACIT)
- S2** STROPNÍ SVÍTIDLO ZAVĚŠENÉ - KULATÝ TVAR (KOPULE) - PRŮMĚR TĚLESA MIN. 260 MM, ČERNÉ NEBO ANTRACITOVÉ PŘÍSLUŠENSTVÍ (NAPŘ. RABALUX - LUSTR 1x27/60W/230V - ČERNÁ)
- S3.K** NÁSTĚNNÉ SVÍTIDLO - KOUPELNÉ - LED - ROVNÉ - DÉLKA MIN. 300 MM, ČERNÁ BARVA (NAPŘ. LED KOUPELNÉ NÁSTĚNNÉ SVÍTIDLO SHINE LED/7W/230V - IP44 - ČERNÉ)

- S4** NÁSTĚNNÉ BODOVÉ SVÍTIDLO - KULATÉ - ČERNÁ BARVA (NAPŘ. BRILONER 2049-015 - NÁSTĚNNÉ BODOVÉ SVÍTIDLO SOFT - 1x14/40W/230V - ČERNÉ)
- S5** PODLANKOVÉ ZÁŘÍVKOVÉ LED SVÍTIDLO - ROVNÉ - DÉLKA MIN. 500 MM - ČERNÁ BARVA (NAPŘ. BFLUGUR 40699 - LED PODLANKOVÉ SVÍTIDLO DAISA LED/12W/230V - ČERNÉ)
- S6.V** VENKOVNÍ NÁSTĚNNÉ LED SVÍTIDLO - HRANATÝ TVAR (KVÁDR) - VYZAŘOVÁNÍ DVĚMA SMĚRY - ČERNÁ BARVA, MATERIÁL Z HLINÍKU (NAPŘ. APLED - LED VENKOVNÍ NÁSTĚNNÉ SVÍTIDLO CUBE 2xLED/3W/230V IP65)

ETAPIZACE STAVBY

SCHEMA ČLENĚNÍ STAVBY NA ETAPY

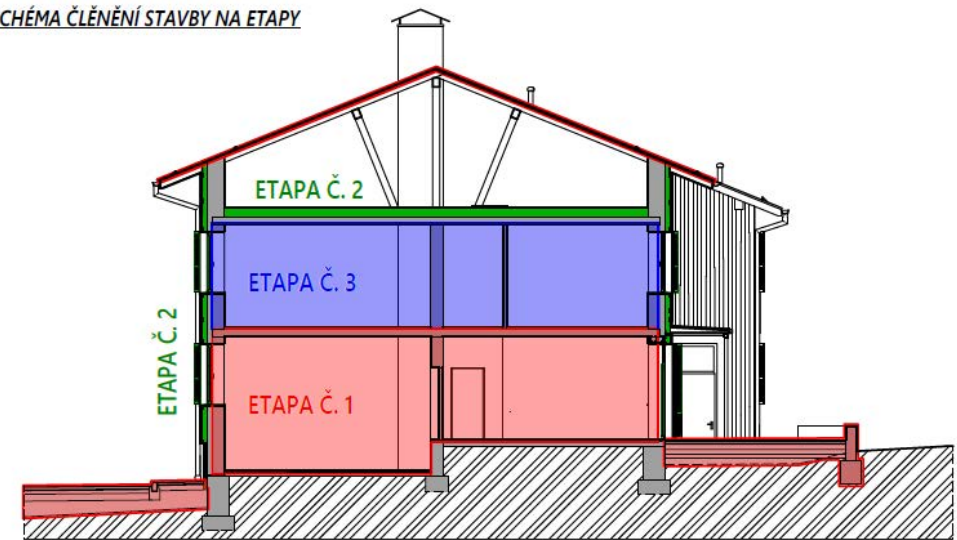

ZÁKLADNÍ ROZDĚLENÍ STAVBY NA ETAPY:

- ETAPA Č. 1:** STAVEBNÍ ÚPRAVY 1. NP, BOURACÍ PRÁCE 2. NP, VÝMĚNA STŘEŠNÍ PLÁŠTĚ, VENKOVNÍ ÚPRAVY + VNĚJŠÍ PŘÍSTŘESKY (VČETNĚ DŘEVNÍKY)
- ETAPA Č. 2:** ZATEPLENÍ STĚN OBJEKTU (KOMPLETNÍ SKLADBA PROVĚTRÁVANÉ FASÁDY), ZATEPLENÍ STROPNÍ KONSTRUKCE 2. NP, NOVÉ VÝPLNĚ OTVORŮ V OBLASTI BUDOVY (OKNA, DVĚŘE)
- ETAPA Č. 3:** STAVEBNÍ ÚPRAVY 2. NP

POZN.

- ETAPY Č. 1 A ETAPY Č. 2 JE NUTNÉ PROVÁDĚT SPOLEČNĚ Z KONSTRUKČNÍCH DŮVODŮ
- ETAPA Č. 2 POULZE ZAHŮRNJE POLOŽKY UZNATELE V RÁMCI DOTAČNÍHO TITULU NA ZATEPLENÍ OBJEKTU

POUŽITÉ KABELY CYKY3Jx1,5,CYKY5Jx1,5

<b>AW PROJEKTOVÁ KANCELÁŘ</b>		PROJEKTOVÁ A INŽENÝRSKÁ ČINNOST V OBLASTI POZEMNÍ STAVBY, ENERGETICKÉ AUDITY A POSLUKY, PŘÍKAZY ENA, ZNALOSTI POSLUKY OCEŇOVÁNÍ NEBOVITOSTI					
MĚSTSKÝ / OBECNÍ ÚŘAD: DOMAŽLICE	KRAJ: PLZEŇSKÝ	DATA: 02/2022	ZAK. ČÍSLO: 38/2021	MĚŘÍTKO: 1:100	STUPĚŇ PD: DSP	FORMAT: 420 x 841	ČÍSLO PRÁCE:
MÍSTO: ČERCHOV		k. ú. PEC - p. č. st. 491, st. 490, 1592/3					
k. ú. DOLNÍ FOLMAVA - p. č. st. 237		STAVEBNÍ ÚPRAVY VOJENSKÉ UBIKACE NA HORSKOU CHATU					
IDENTIFIKAČNÍ ÚDAJE INVESTORA:		MĚSTO DOMAŽLICE, NÁMĚSTÍ MÍRU 1, 344 01 DOMAŽLICE					
NÁZEV PŘÍLOHY:		ELEKTROINSTALACE II.NP-OSVĚTLENÍ					
VYPRACOVAL: ING.JAROSLAV REININGER	ZODPOVĚDNÝ PROJEKTANT: ING. ZBYNĚK WOLF	ČÍSLO AUTORIZACE: 0201261		OZN. PŘÍLOHY: 6			